



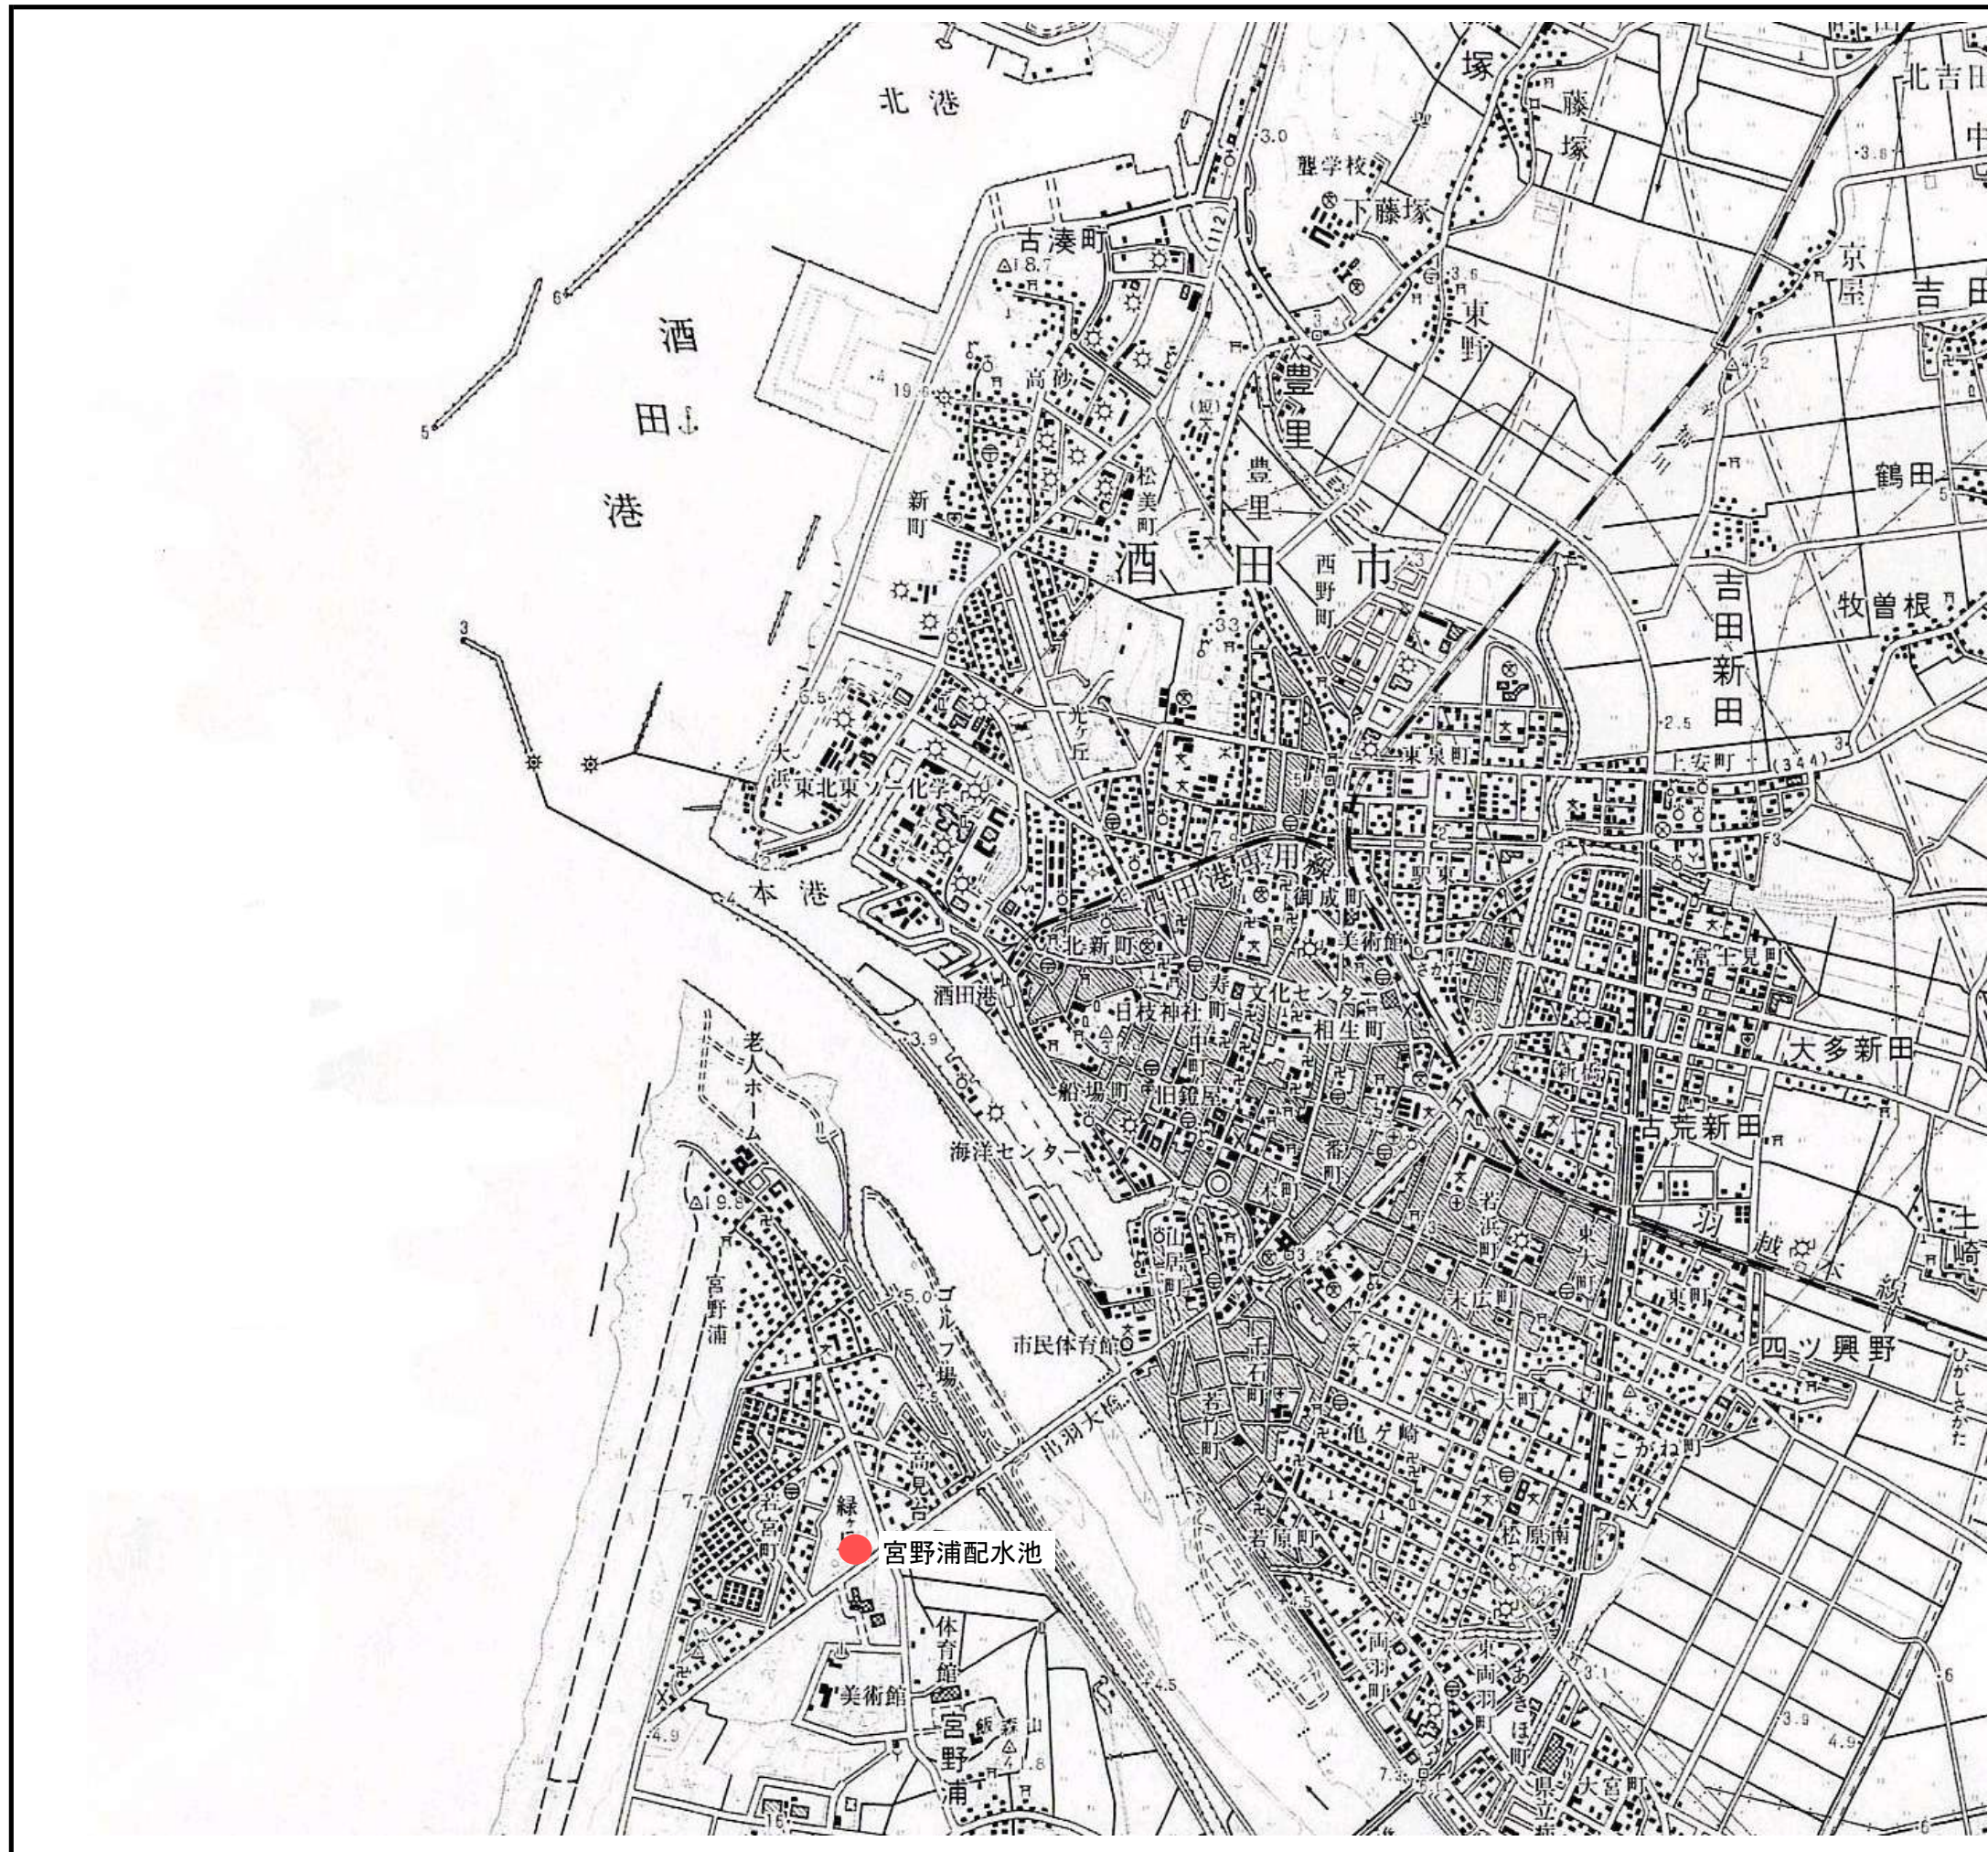





■■■■工事箇所

					図番	4 葉の内 1		
件名		令和8年度宮野浦配水池昇降梯子修繕工事						
場所		酒田市宮野浦地内						
位置図					縮尺	Free		
照査		設計		製図		年 月 日		
庄内広域水道企業団								

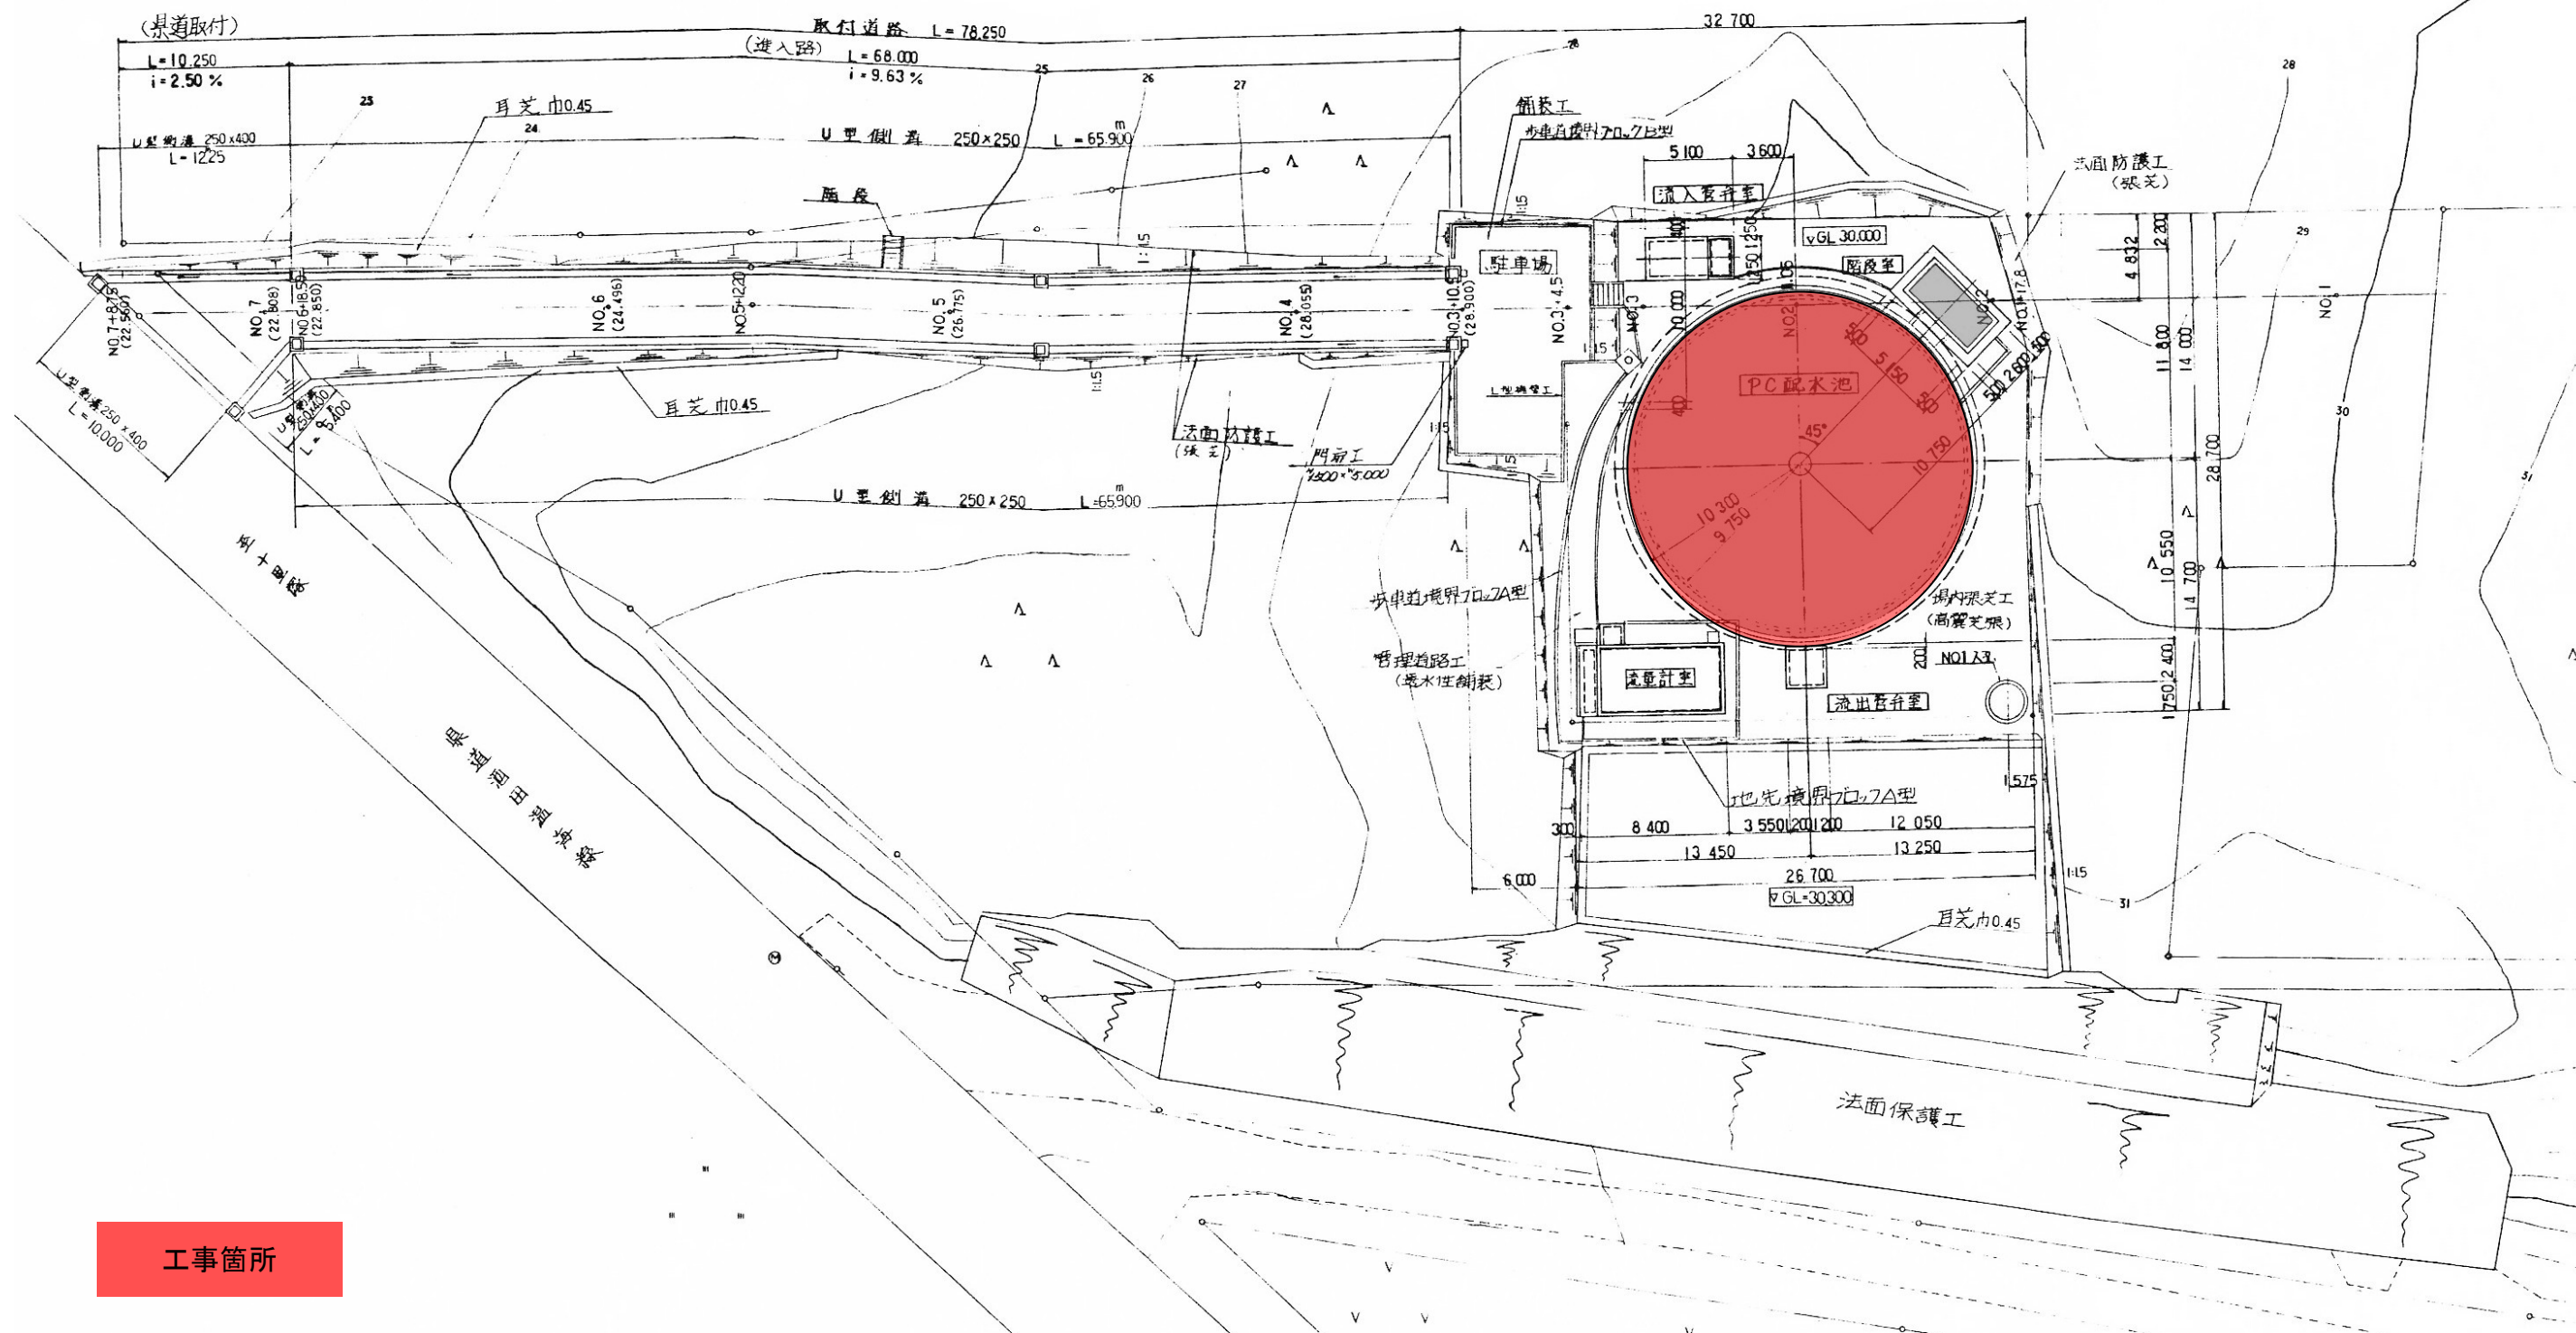


工事箇所

		図番	4 葉の内 2
件 名	令和8年度宮野浦配水池昇降梯子修繕工事		
場 所	酒田市宮野浦地内		
平面図		縮尺	Free
照査	設計	製図	年 月 日
庄内広域水道企業団			

  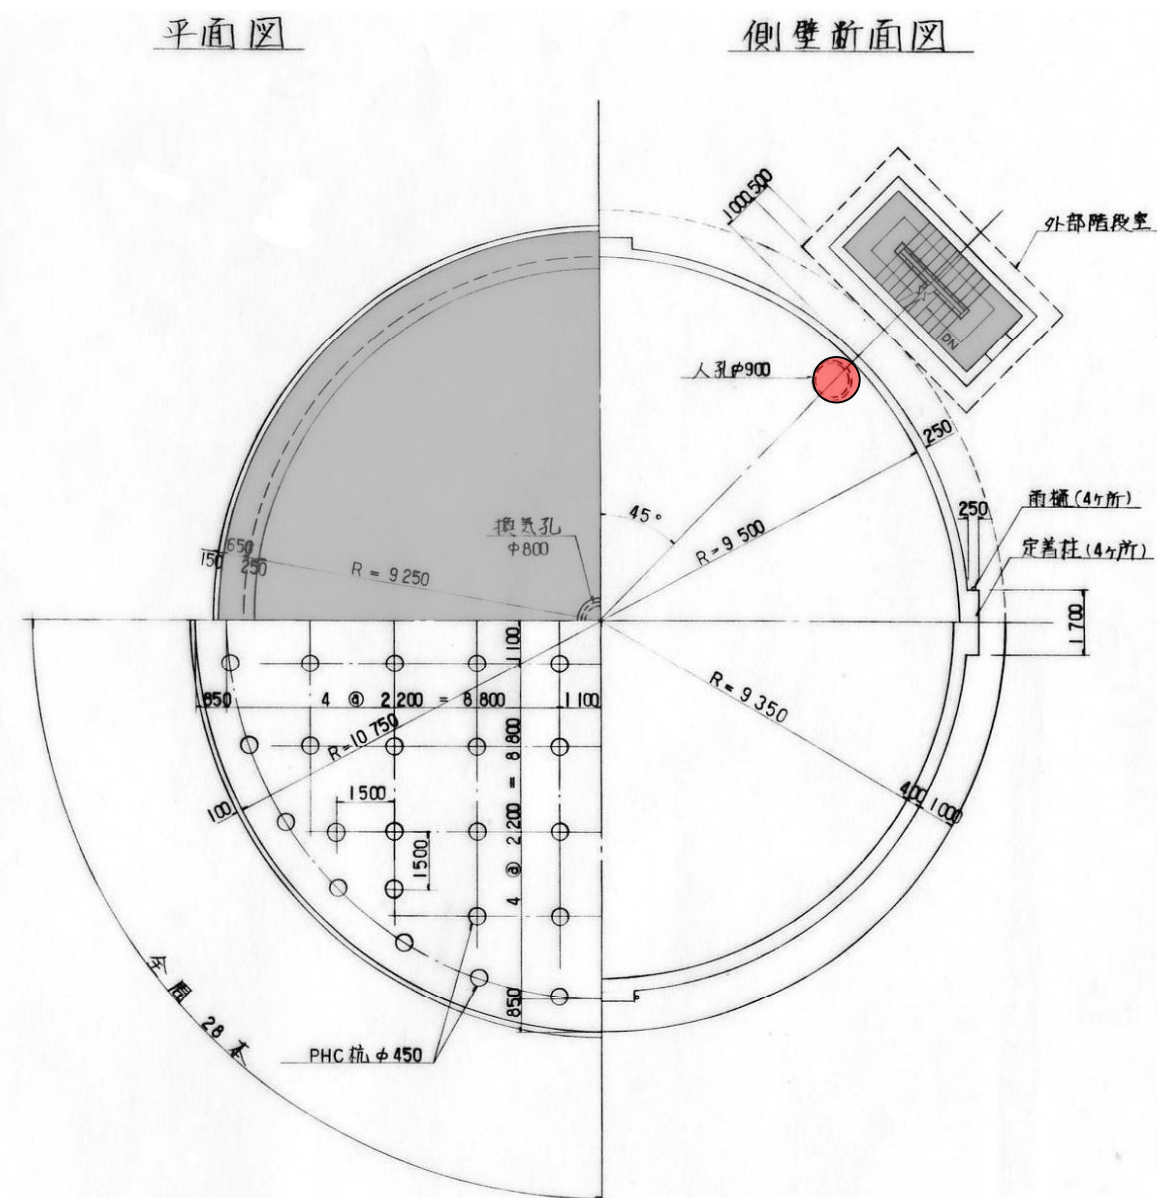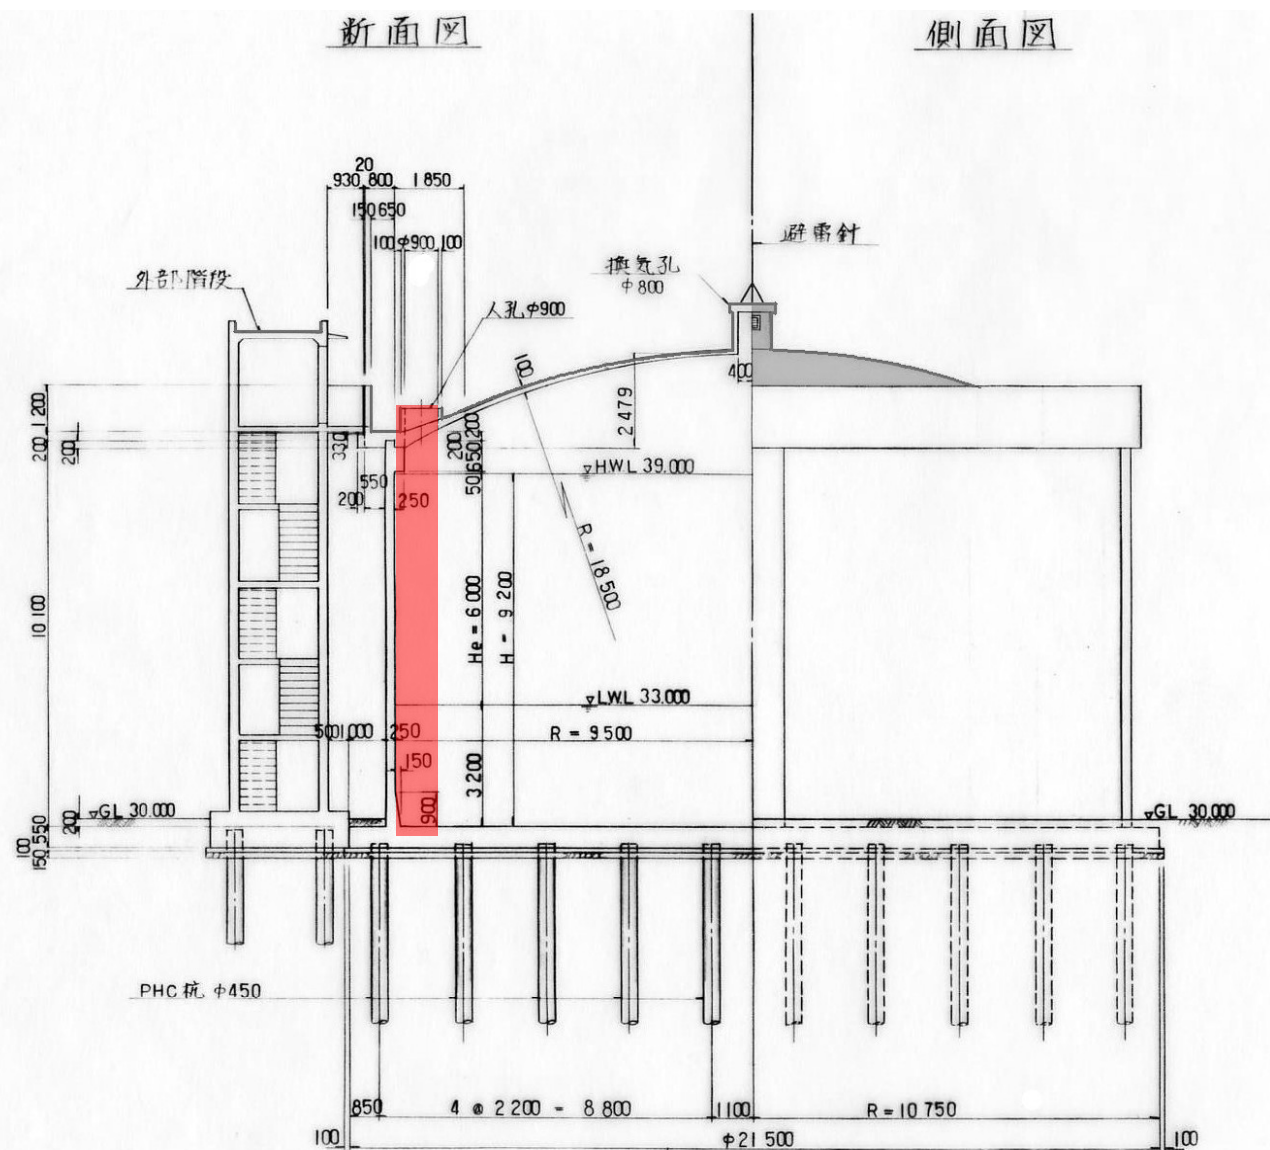


・ ・ ・ 工事箇所


					図番	4 葉の内 3	
件 名		令和8年度宮野浦配水池昇降梯子修繕工事					
場 所		酒田市宮野浦地内					
断面図					縮尺	F r e e	
照査		設計		製図		年 月 日	
庄内広域水道企業団							

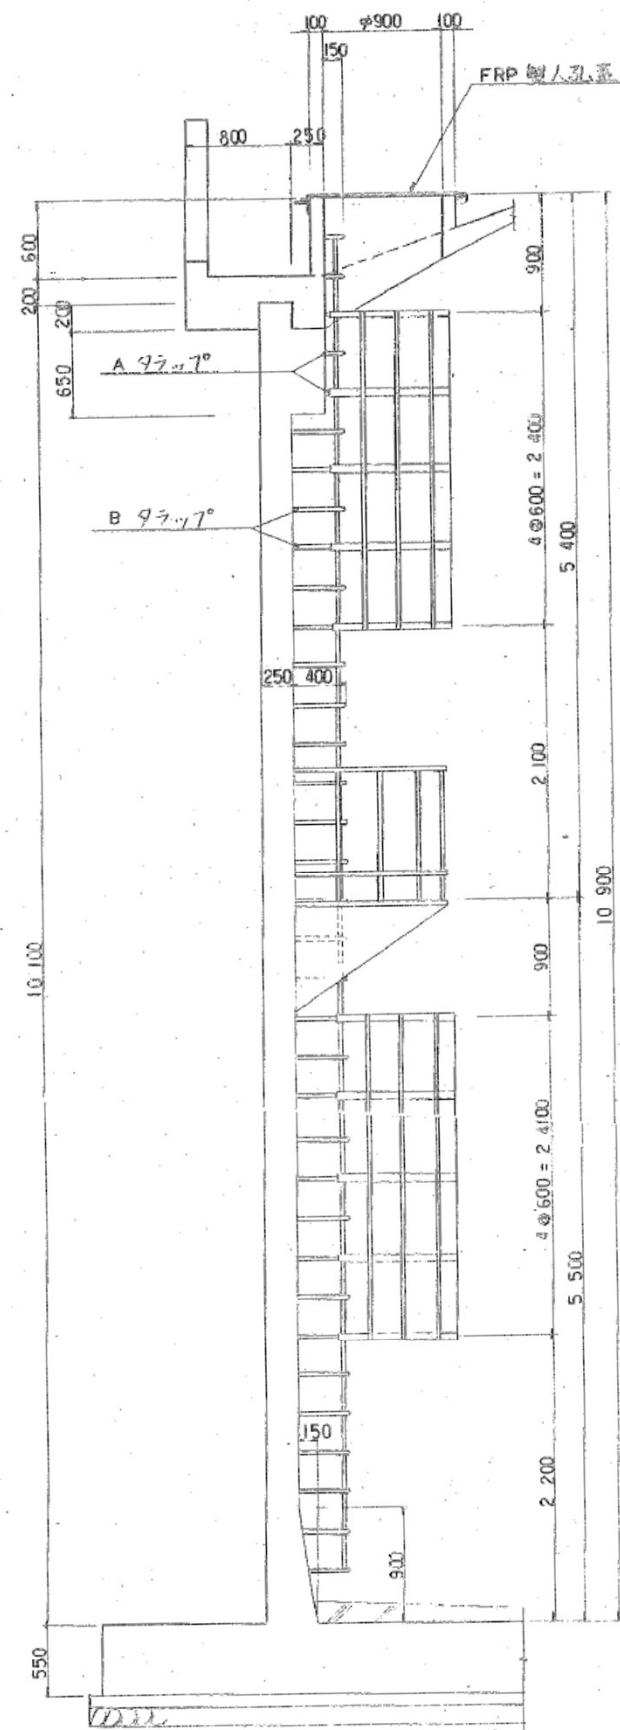

側面図

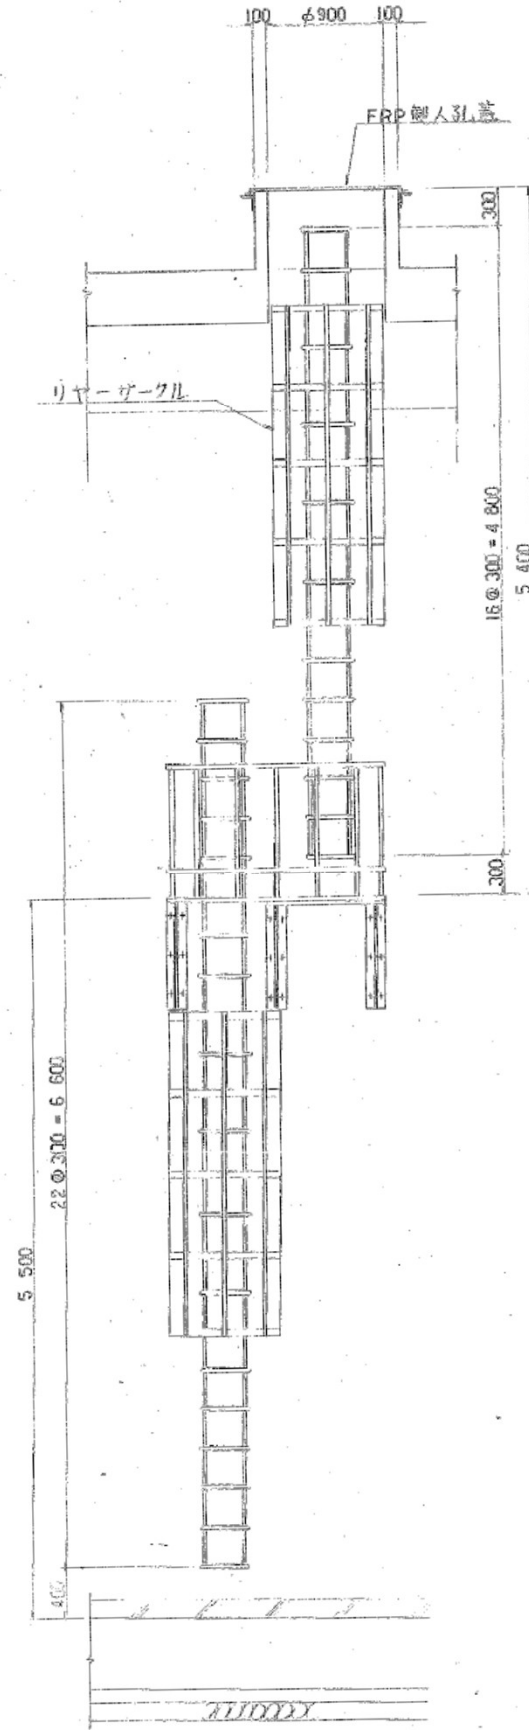

立面図

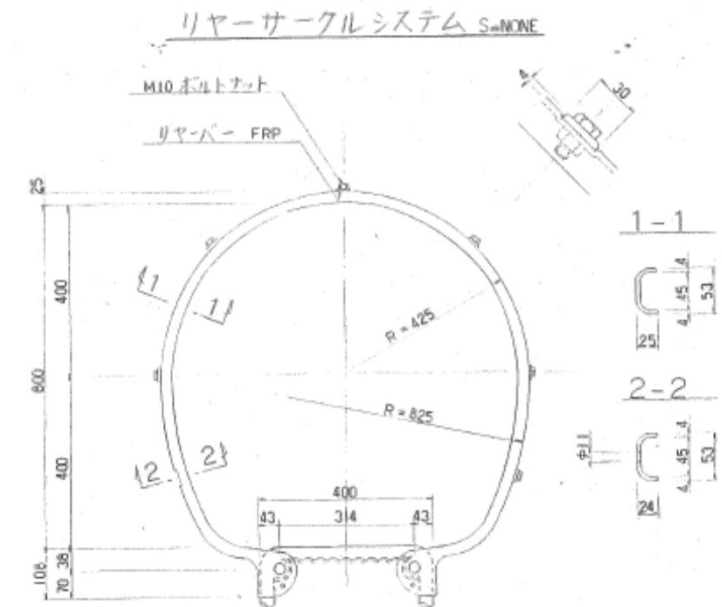

参考図

		図番	4 葉の内 4
件 名	令和8年度宮野浦配水池昇降梯子修繕工事		
場 所	酒田市宮野浦地内		
既存梯子詳細図（参考図）		縮尺	Free
照査	設計	製図	年 月 日
庄内広域水道企業団			