



■■■■ 工事箇所

		図番	4 葉の内 1	
件名	令和8年度宮野浦配水池昇降梯子修繕工事			
場所	酒田市宮野浦地内			
位置図		縮尺	Free	
照査	設計	製図	年月日	
庄内広域水道企業団				

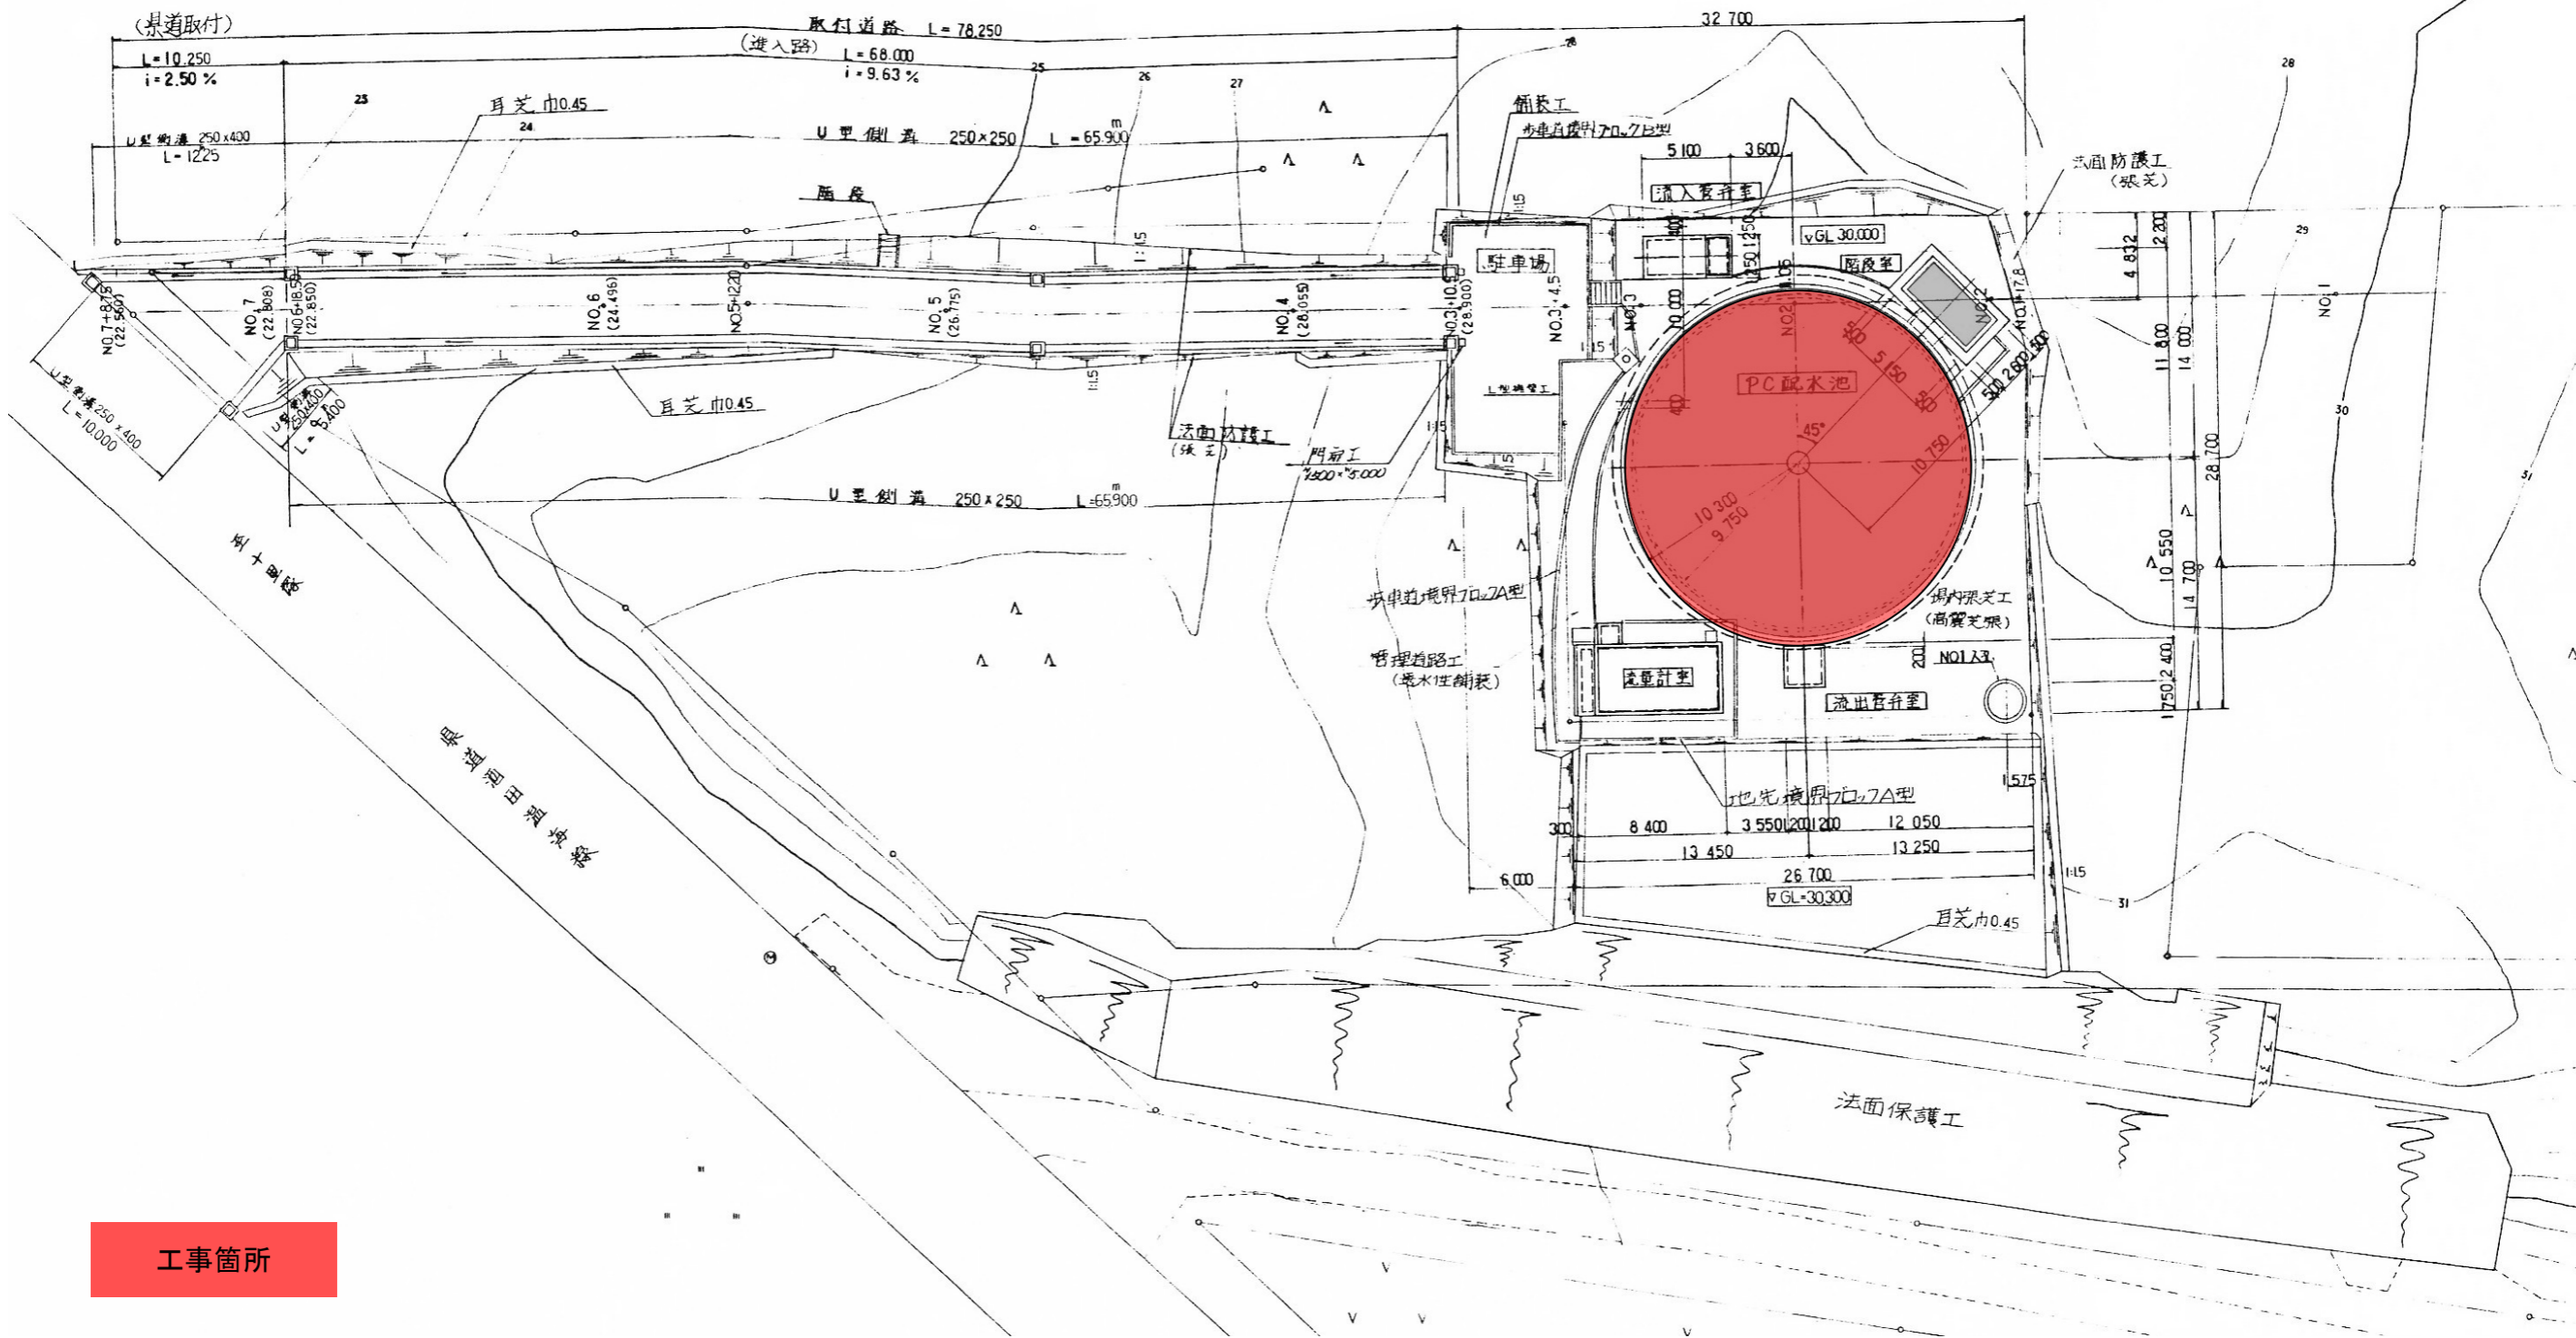


工事箇所


		図番	4 葉の内 2	
件名	令和8年度宮野浦配水池昇降梯子修繕工事			
場所	酒田市宮野浦地内			
平面図		縮尺	Free	
照査	設計	製図	年月日	
庄内広域水道企業団				

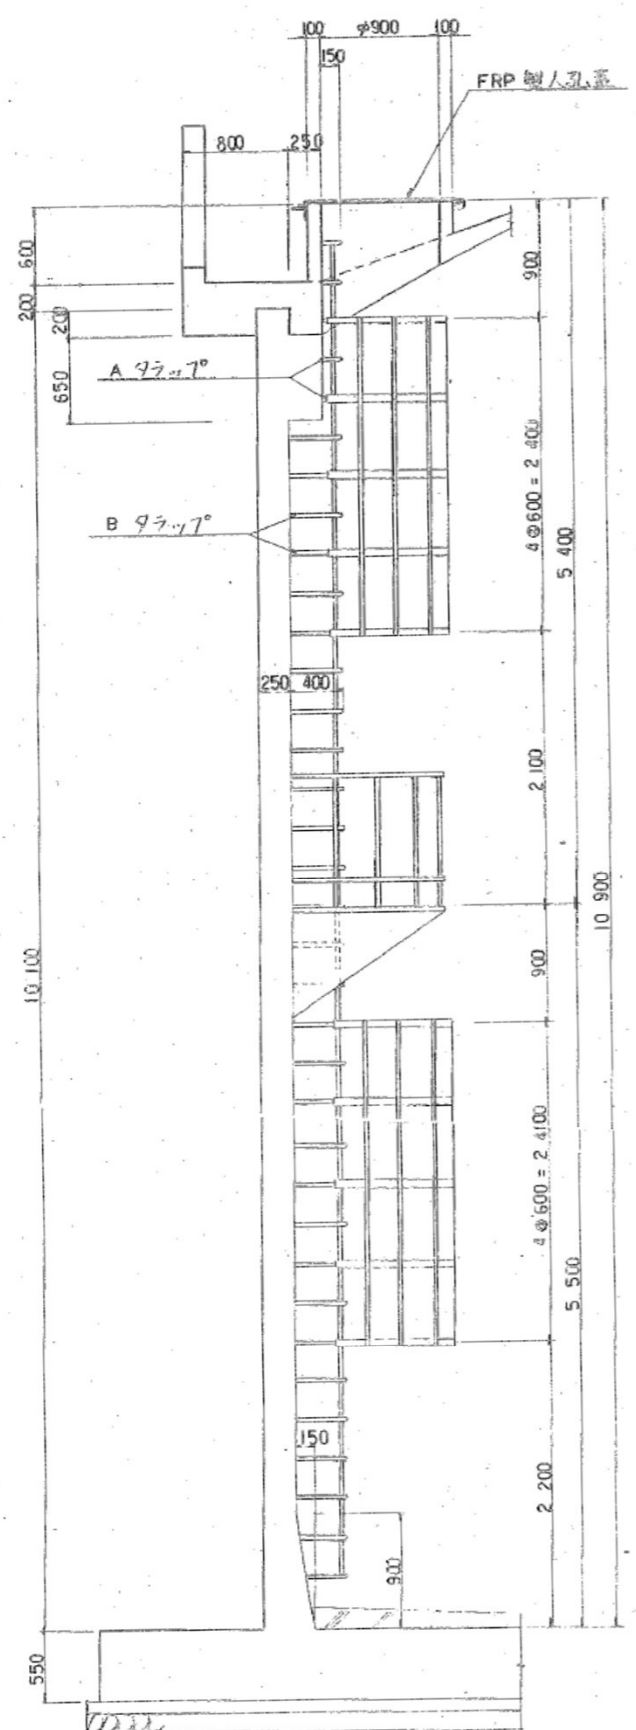

側面図

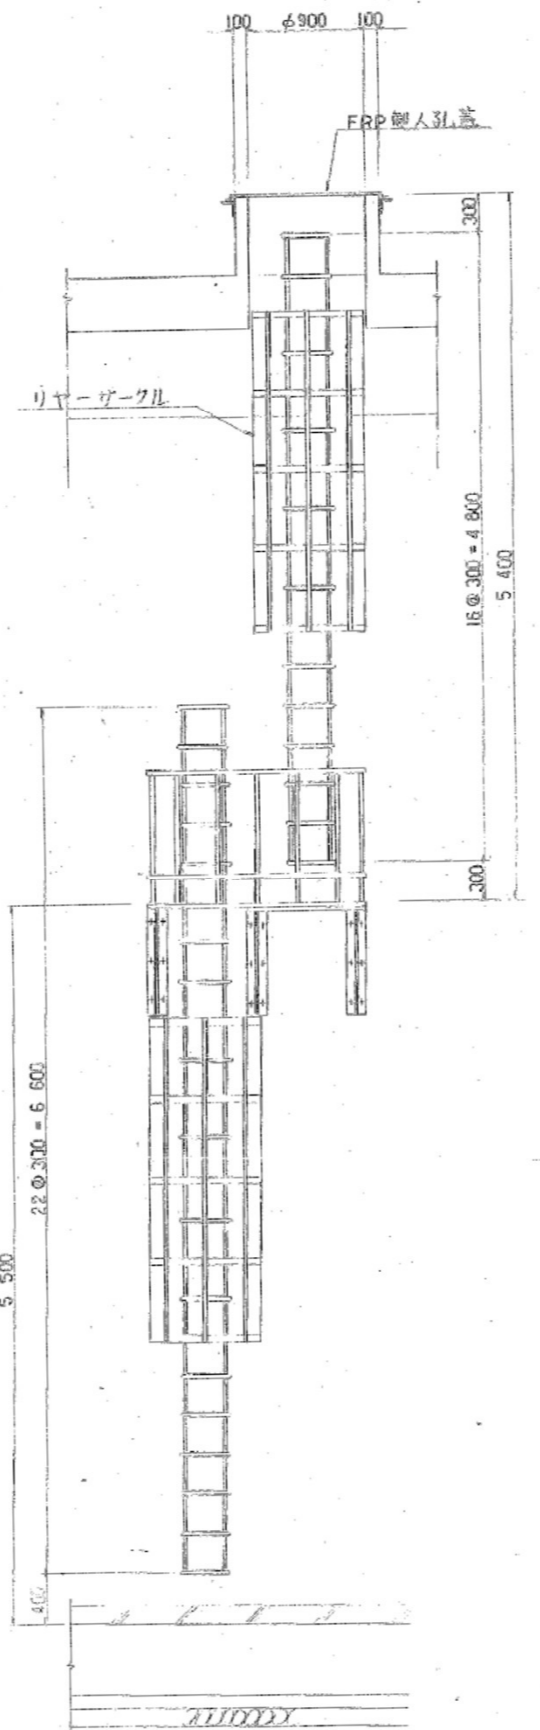

立面図

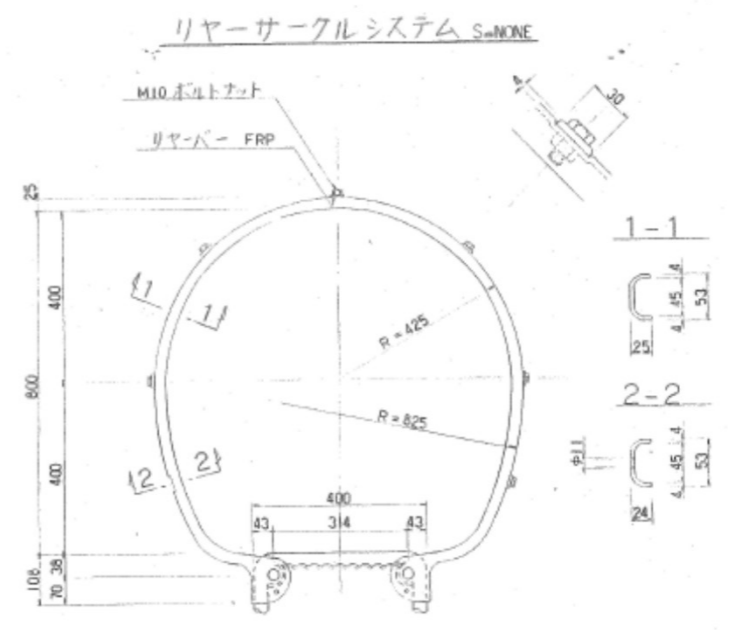

参考図

		図番	4 葉の内 4	
件名	令和8年度宮野浦配水池昇降梯子修繕工事			
場所	酒田市宮野浦地内			
既存梯子詳細図 (参考図)		縮尺	Free	
照査	設計	製図	年月日	
庄内広域水道企業団				